

MAPA DO CELÓW PROJEKTOWYCH	
Mapa 2 z 3	
skala 1: 500	
Objekt	88/8 - działka
Obręb	M0104_2.0001 STARA BŁOTNICA
Gmina	M0104_2 Stara Błotnica
Powiat	białobrzegi
Układ współrzędnych	prostokątnych płaskich (X,Y)
	wysokościowy (H)
Identyfikator zgłoszenia pracy geodezyjnej	PK-2000
	PL-KRON86-NH
	OK.6640.805.2018
	7.158.20.14.1, 7.158.20.14.12
	7.158.20.14.13, 7.158.20.14.14
Geodezyjny układ odniesienia	PL-ETRF2000
Treść mapy aktualna na dzień (data pomiaru)	02.10.2018 r.
Granica obszaru aktualizacji mapy	
Grunty obciążone służebnościami gruntowymi, w granicach projektowanej inwestycji budowlanej ujętym w księgach wieczystych, mające wpływ na zagospodarowanie gruntów zlokalizowanych w granicach projektowanych inwestycji	nie badano
Nie wyklucza się istnienia w terenie urządzeń podziemnych, dla których brak było informacji branżowych i nie zostały odnotowane w terenie w czasie powykonawczej inwentaryzacji geodezyjnej.	
Mejsjowość i data sporządzenia	Białobrzegi, dn. 19.10.2018 r.
Wykonawca	Sporządził
Pracownia Geodezyjna GEOLEX Sp. z o.o.	Geodeci UPRAWNIENI
ul. Rzemieślnicza 26, 26-800 Białobrzegi	Tadeusz Macprzak
tel. 721-856-655, biuro@geolex.pl	Rzemieślnicza 26, 26-800 Białobrzegi
NP: 798-147-65-78 REGON: 14630000	Upis: 238 000 zł, NIP: 780-147-65-78
KRS: 000043880	tel. 48 613 3513
Pracownia Geodezyjna GEOLEX Sp. z o.o. ul. Rzemieślnicza 26, 26-800 Białobrzegi	



STAROSTA BIAŁOBRZESKI  
Plac Zygmunta Starog 5, 25-800 Białobrzegi

Poświadczam, że niniejszy dokument został opracowany w wyniku prac geodezyjnych i kartograficznych, których rezultaty zawiera aparat techniczny wcałowy do ewidencji materiałów państwowego zasobu geodezyjnego i kartograficznego. Identyfikator ewidencyjny materiału zasobu - aparat techniczny: P.1491. 2018. 920

Data wpisania: aparat techniczny do ewidencji materiałów zasobu: 2018-11-20

(podpisz up. STAROSTY)

Grzegorz Stepiński  
Geodeta Powiatowy

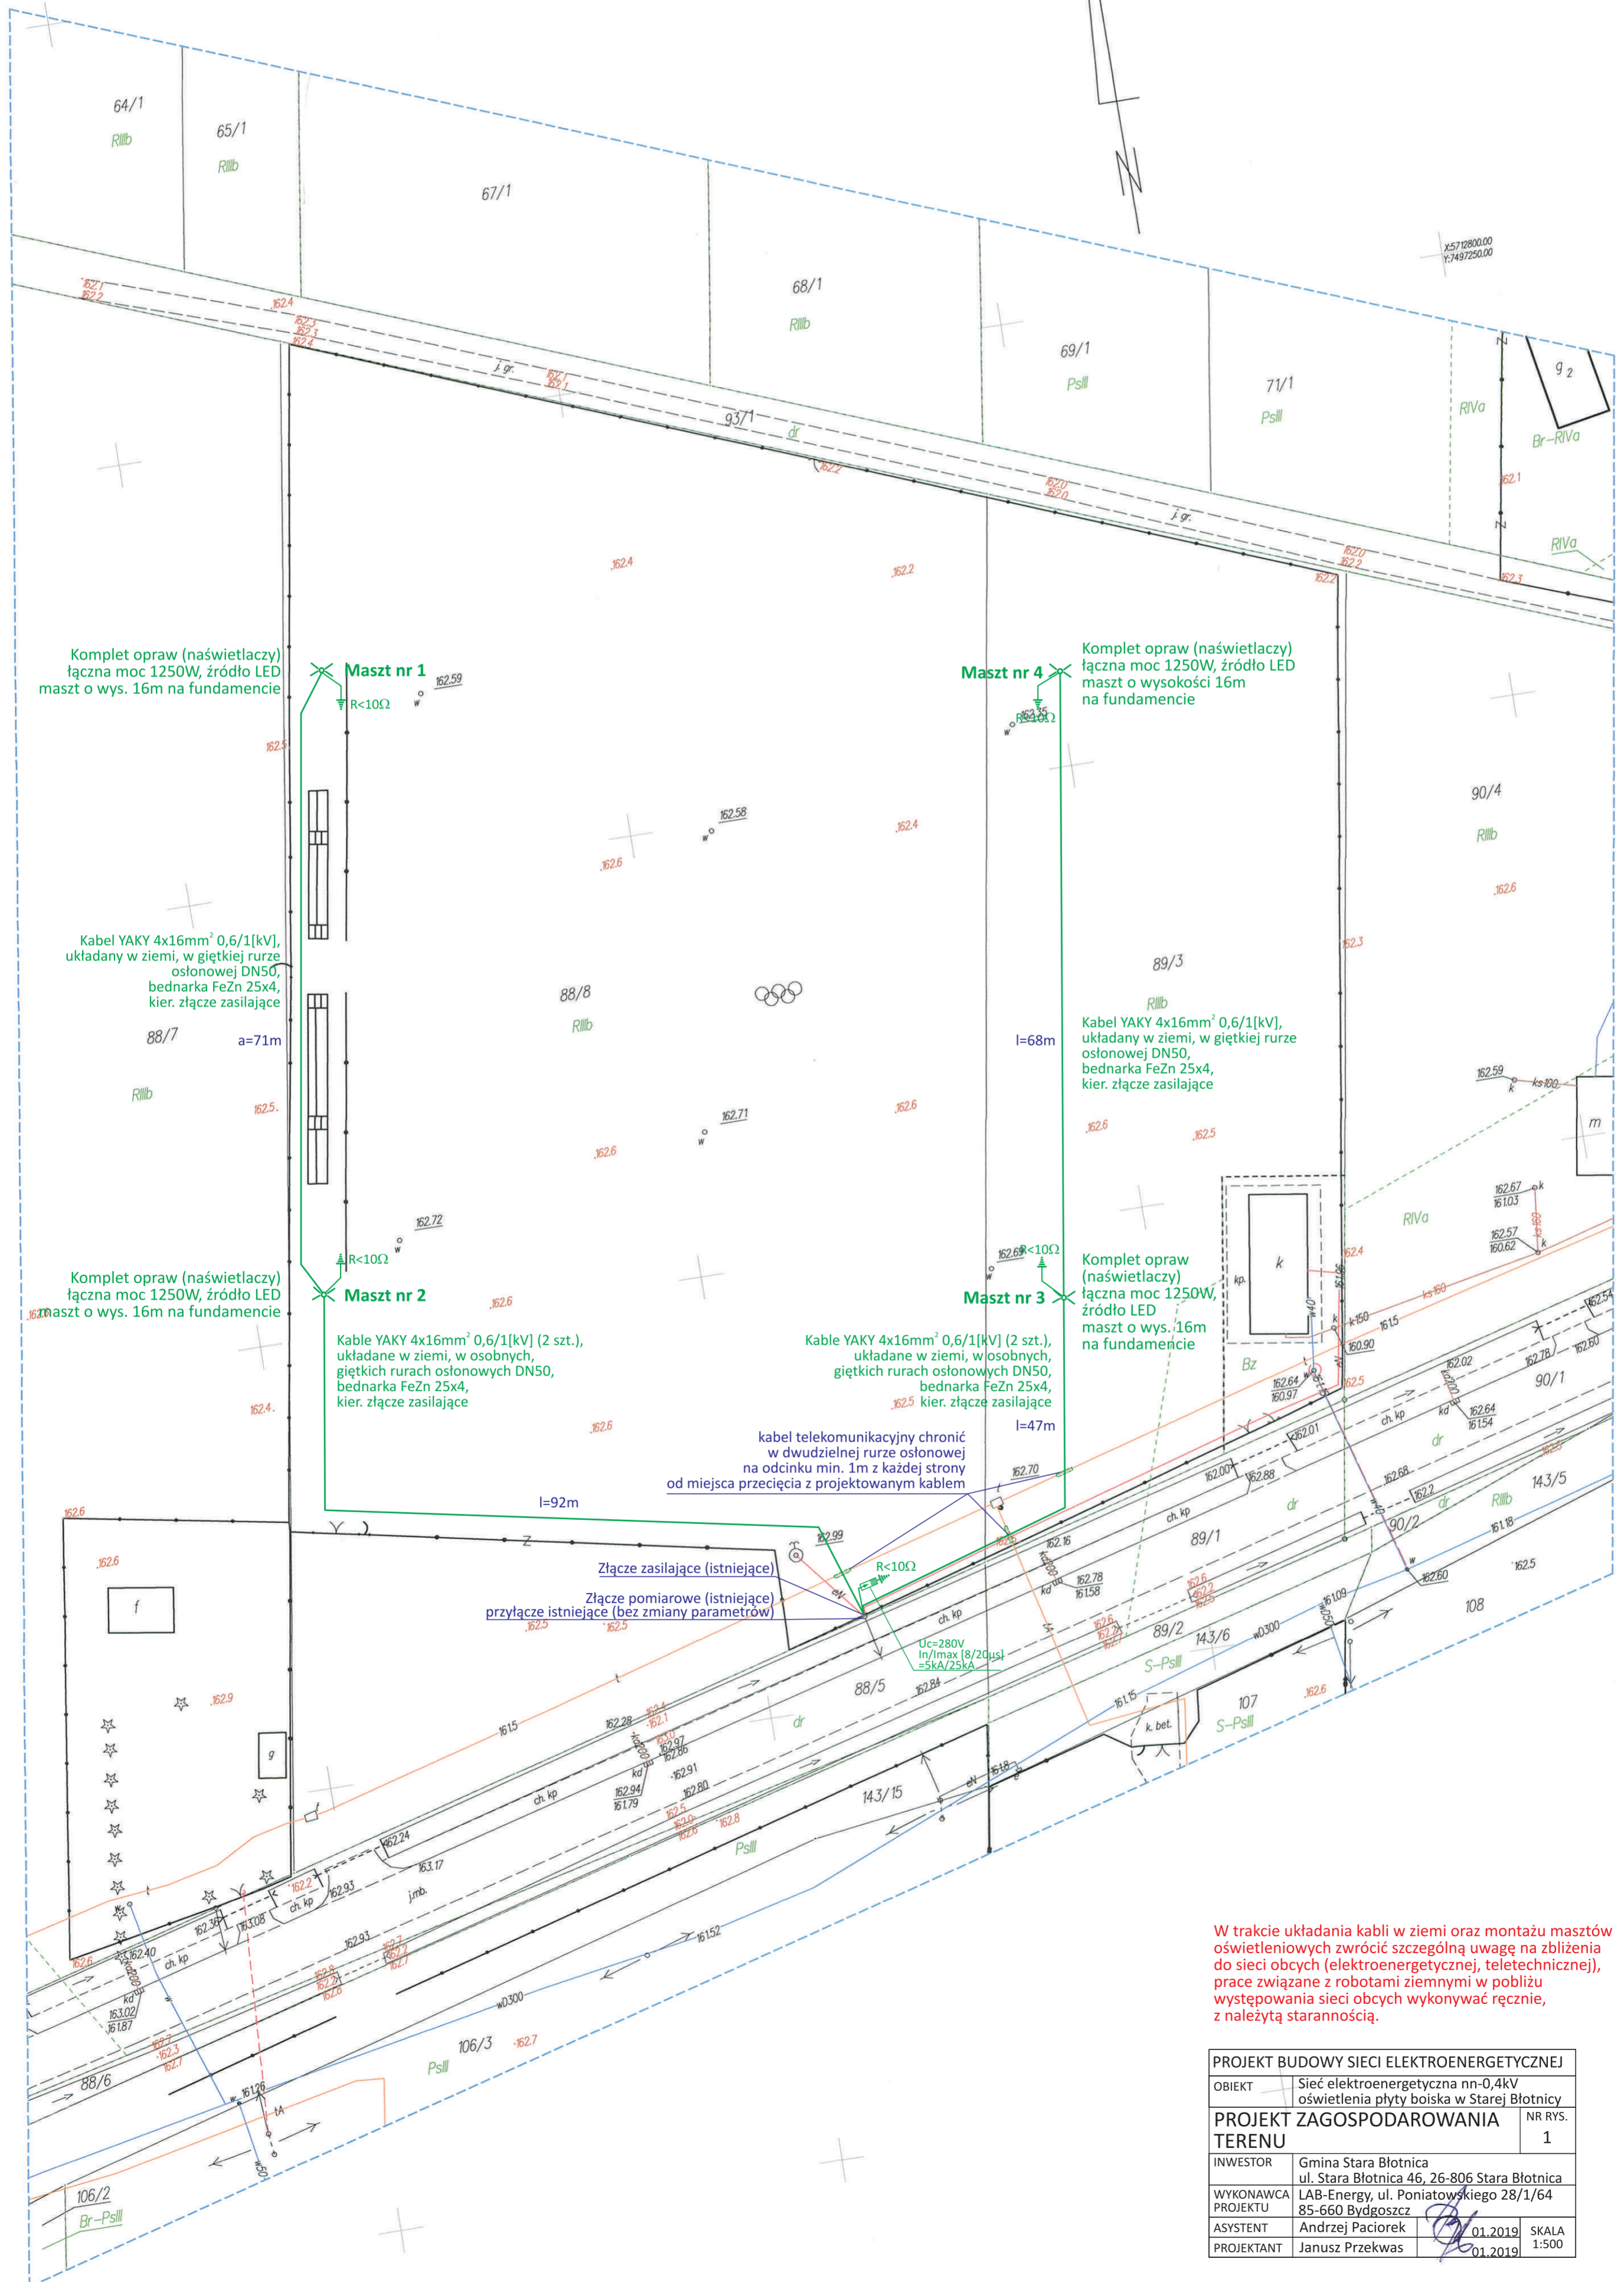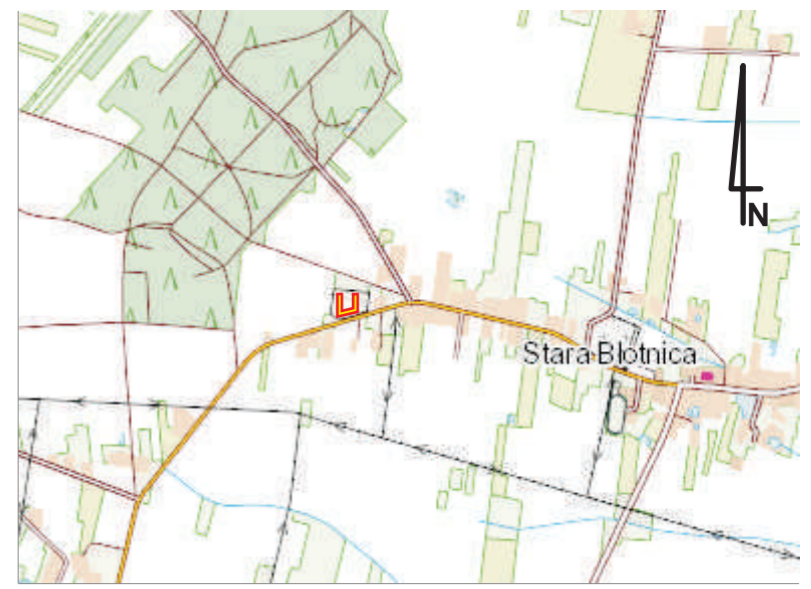

W trakcie układania kabli w ziemi oraz montażu masztów oświetleniowych zwrócić szczególną uwagę na zbliżenia do sieci obcych (elektroenergetycznej, teletechnicznej), prace związane z robotami ziemnymi w pobliżu występowania sieci obcych wykonywać ręcznie, z należytą starannością.

PROJEKT BUDOWY SIECI ELEKTROENERGETYCZNEJ	
OBJEKT	Sieć elektroenergetyczna nn-0,4kV oświetlenia płyty boiska w Starej Błotnicy
PROJEKT ZAGOSPODAROWANIA TERENU	
INWESTOR	Gmina Stara Błotnica ul. Stara Błotnica 46, 26-806 Stara Błotnica
WYKONAWCA PROJEKTU	LAB-Energy, ul. Poniatowskiego 28/1/64 85-660 Bydgoszcz
ASYSTENT	Andrzej Paciorek
PROJEKTANT	Janusz Przekwas
NR RYS.	1
SKALA	1:500