
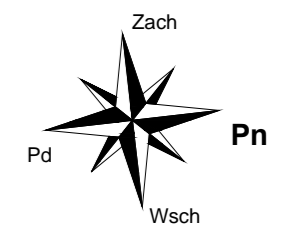


RZUT PIĘTRA - INST. WODNA

skala 1:100

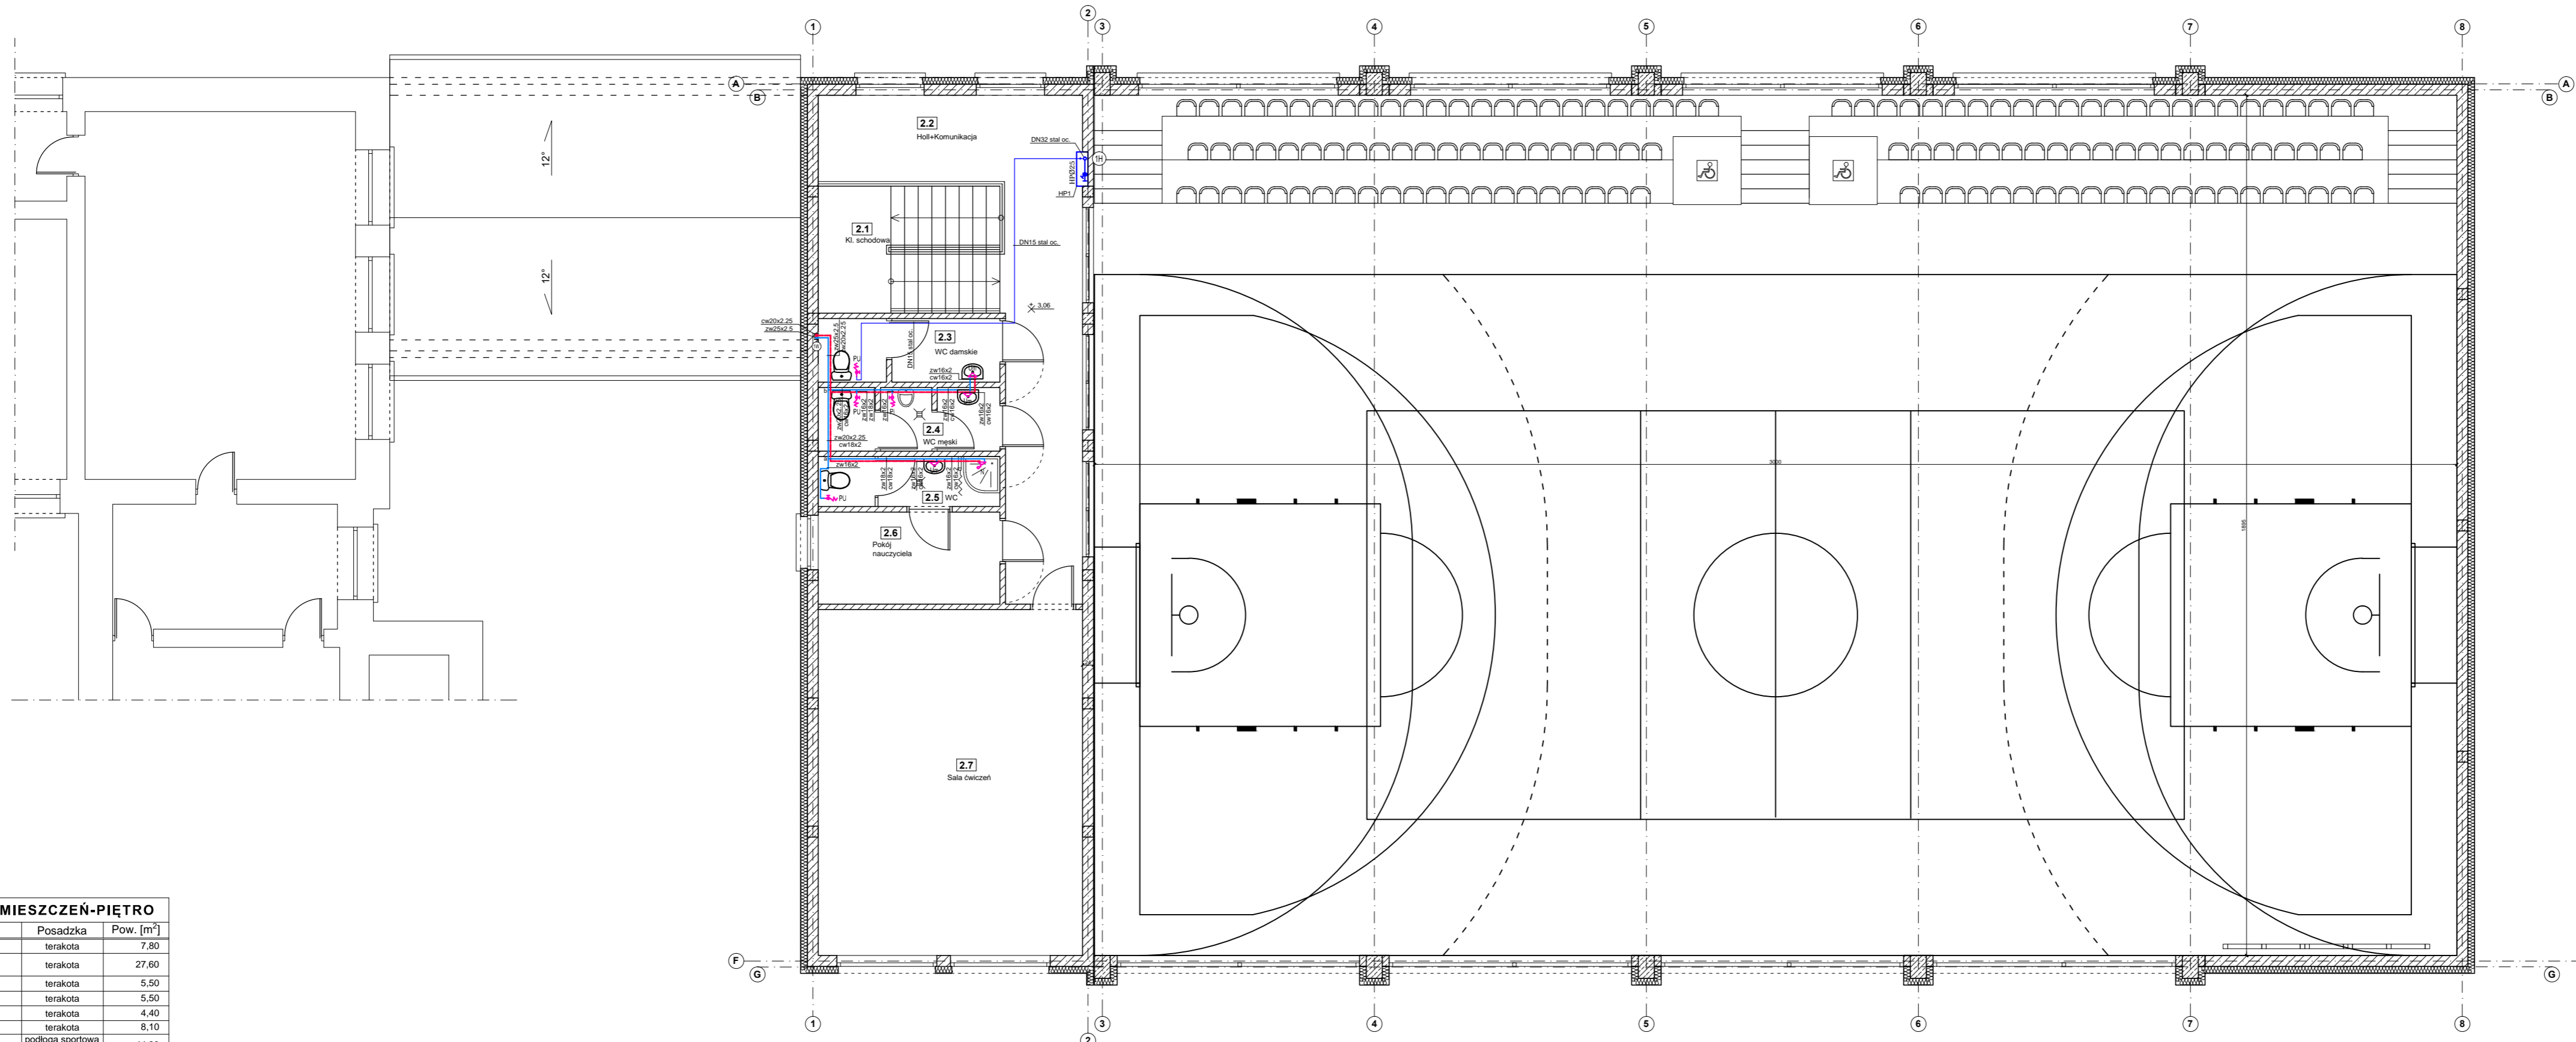

LEGENDA:

- - projektowane przewody wody zimnej
- - projektowane przewody wody ciepłej
- - projektowane przewody cyrkulacji wody ciepłej
- H — - projektowane przewody instalacji hydrantowej ppoż.

- Um - umywalka
- PU - miska ustępowa
- Pi - pisuar
- N - natrysk
- a - trójnik

1W - pion wodny

zw16x2 - średnica przewodu wody zimnej

cw16x2 - średnica przewodu wody ciepłej

cyr16x2 - średnica przewodu cyrkulacji wody ciepłej

1H - pion instalacji hydrantowej ppoż.

HP1/ - numer hydrantu ppoż.

HPØ25 - średnica hydrantu ppoż.

DN32 stal oc. - średnica przewodu instalacji hydrantowej ppoż.

UWAGI:

Przewody wody zimnej, ciepłej i cyrkulacji należy prowadzić w warstwach podłogowych.

Piony wody zimnej, ciepłej, cyrkulacji oraz pion instalacji hydrantowej ppoż. należy prowadzić w brzdach ściennych.

Przewody instalacji hydrantowej ppoż. należy prowadzić w brzdach ściennych.

Przewód łączący pion hydrantowy z zaworem płuczki ustępowej należy prowadzić w warstwie podłogowej.

ZESTAWIENIE POMIESZCZEŃ-PIĘTRO

Np.	Pomieszczenie	Posadzka	Pow. [m ²]
2.1	Kl. schodowa	terakota	7,80
2.2	Holl+Komunikacja	terakota	27,60
2.3	WC damskie	terakota	5,50
2.4	WC męskie	terakota	5,50
2.5	WC	terakota	4,40
2.6	Pokój nauczyciela	terakota	8,10
2.7	Sala ćwiczeń	podłoga sportowa sprężysta	44,30
Powierzchnia łącznie:			103,20

 "KOLPROJEKT" Biuro Projektowe 25-516 Kielce ul. Nowy Świat 52 e-mail: kolprojekt.pracownia@interia.pl			
PROJEKT :	Rozbudowa budynku Szkoły Podstawowej o salę gimnastyczną wraz z pomieszczeniami towarzyszącymi i łącznikiem oraz rozbudowa kotłowni olejowej		
ADRES :	Stare Siekluki, gm. Stara Błotnica, działka nr ewid. 157		
INWESTOR :	Gmina Stara Błotnica		
TYTUŁ RYS :	RZUT PIĘTRA - INST. WODNA		
BRANŻA :	INSTALACJE SANITARNE	DATA :	PODPIS :
PROJEKTOWAŁ :	tech. bud. Andrzej Kwiecien uprawnienia: 51/79 w specjalności instalacyjnej (sieci i instalacje sanitarne)	11.2015	 mgr inż. Jarosław Markiton uprawnienia: 377/01 w specjalności instalacyjnej (sieci i instalacje sanitarne)
SPRAWDZIŁ :	mgr inż. Jarosław Markiton uprawnienia: 377/01 w specjalności instalacyjnej (sieci i instalacje sanitarne)	11.2015	
OPRACOWAŁ :	mgr inż. Paweł Oleś	11.2015	SKALA : 1:100 NUMER RYS.: IS2