


# RZUT PRZYZIEMIA skala 1:50

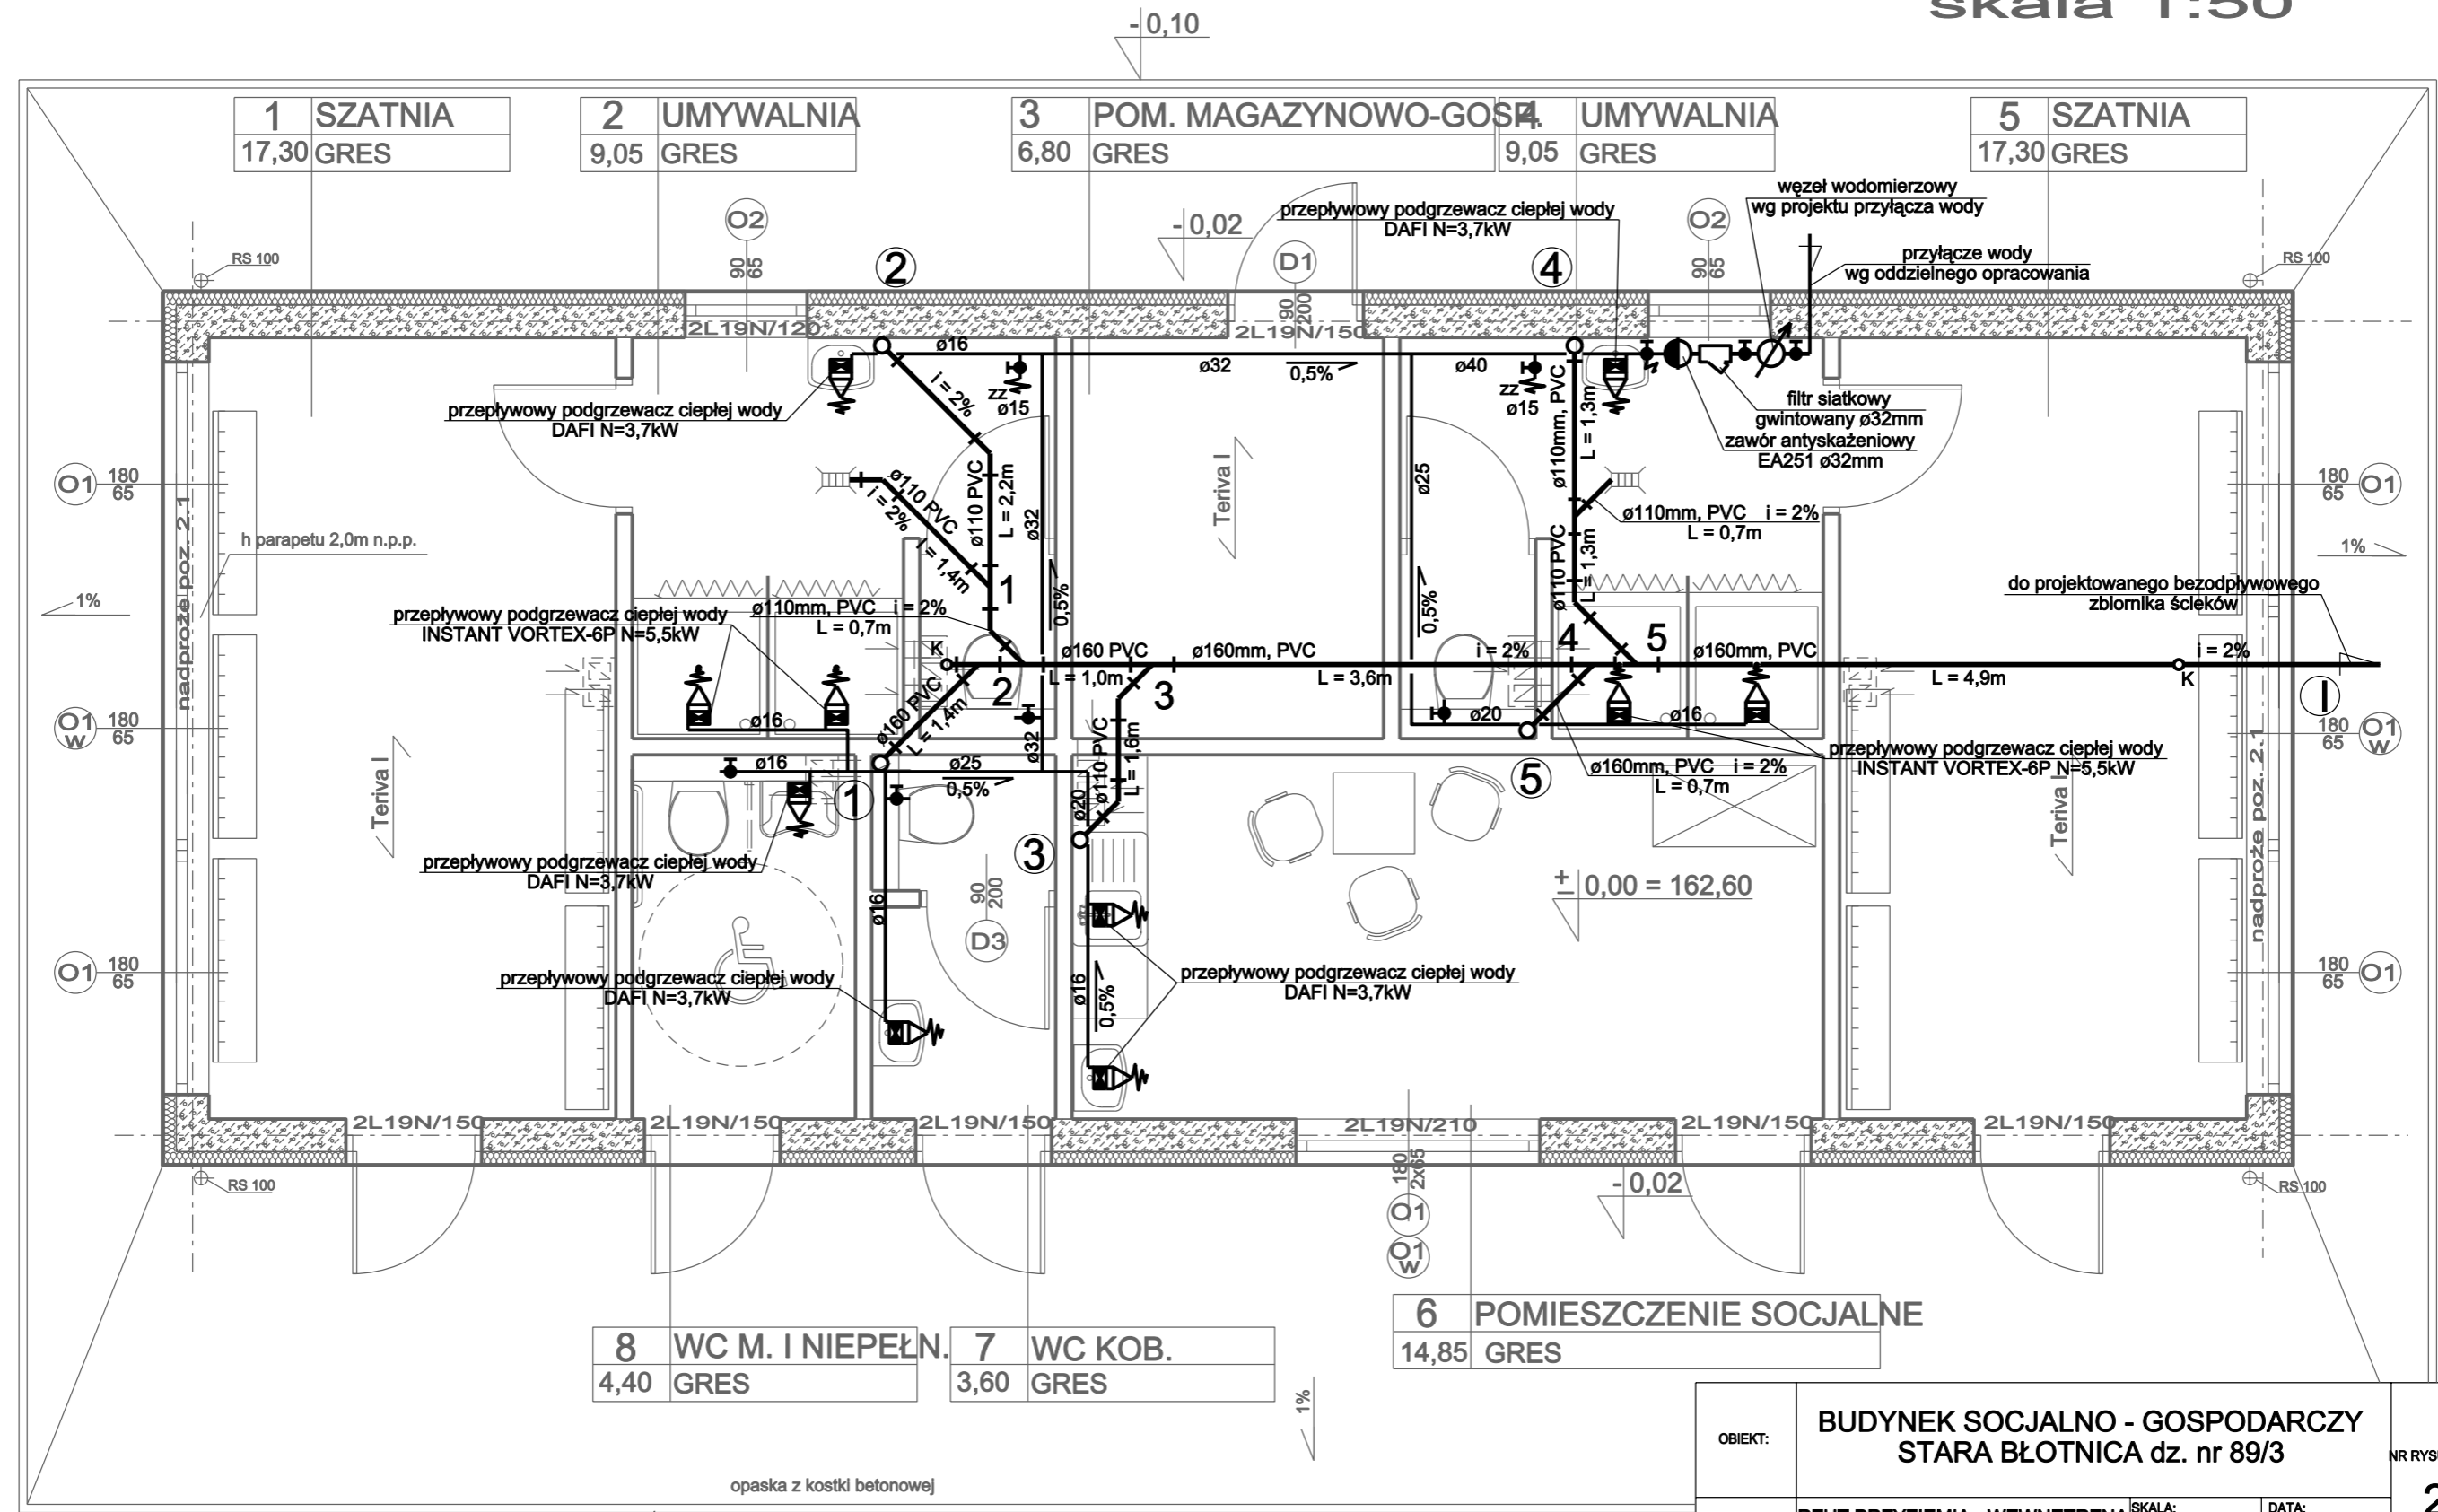

OBIEKT:	BUDYNEK SOCJALNO - GOSPODARCZY STARA BŁOTNICA dz. nr 89/3		NR RYSUNKU:
TEMAT RYSUNKU:	RZUT PRZYZIEMIA - WEWNĘTRZNA INSTALACJA WOD-KAN I C.W.	SKALA: 1 : 50	DATA: 2012r.
PROJEKTOWAŁ:	mgr inż. Bogumiła Ostrowska	UPR. BUDOWLANE DO PROJEKTOWANIA BEZ OGRANICZEŃ W SPECJALNOŚCI INSTALACYJNO - INŻYNIERYJNEJ W ZAKRESIE SIECI I INSTALACJI SANITARNYCH NR UPR. GP-III-7342/33/01	
SPRAWDZIŁ:	mgr inż. Ewa Świeżewska	UPR. BUDOWLANE DO PROJEKTOWANIA BEZ OGRANICZEŃ W SPECJALNOŚCI INSTALACYJNO - INŻYNIERYJNEJ W ZAKRESIE SIECI I INSTALACJI SANITARNYCH NR UPR. WBP-II-K-8386/64/79	

2