

MAPA DO CELÓW PROJEKTOWYCH

Skala 1: 500

Układ „2000” i Kronsztad „60”

Obiekt: działka nr 134/4, 137/2
 Obręb: 0001 Błotnica Stara
 Gmina: 140104_2 Stara Błotnica
 Powiat: białobrzeski

KERG 1443-7/2012
 Kopia mapy jest zgodna
 z oryginałem nr 7.158.20.14.4.1, 7.158.20.14.4.2
 Treść mapy aktualna na dzień 28.01.2012r.


Nie wyklucza się istnienia w terenie również urządzeń odziemnych, dla których brak było informacji branżowych i nie zostały odnalezione w terenie w czasie inwentaryzacji geodezyjnej. Wszelkie trwałe obiekty budowlane podlegają wytyczeniu przez jednostkę wykonawstwa geodezyjnego lub geodetę uprawnionego.

STAROSTWO POWIATOWE
 w Białobrzegach
 Geodeta Powiatowy
 Ośrodek Dokumentacji Geodezyjnej i Kartograficznej
 mekielska
 2012-01-31
 1443.041-18
 Niniejsza mapa może służyć do celów projektowych. Projektowane obiekty budowlane wymagające pozwolenia na budowę podlegają wytyczeniu i inwentaryzacji podwykonawczej przez jednostki uprawnione do wykonywania prac geodezyjnych.
 2012-01-31 z up. STAROSTY
 Białobrzegi, dnia

inż. Hubert Skrzeczyński
 Inspektor kontroli dokumentacji
 geodezyjnej i kartograficznej

6700713349- NIP 798-114-23-86
ZAKŁAD USŁUG GEODEZYJNYCH
I KARTOGRAFICZNYCH
 Kazimierz Jankowski
 26-800 Białobrzegi, ul. Sądowa 3
 tel. kom. 6002 881 759, tel. poka 048 615 41 15

GEODETA UPRAWNIIONY
 Kazimierz Jankowski
 upraw. nr 84139

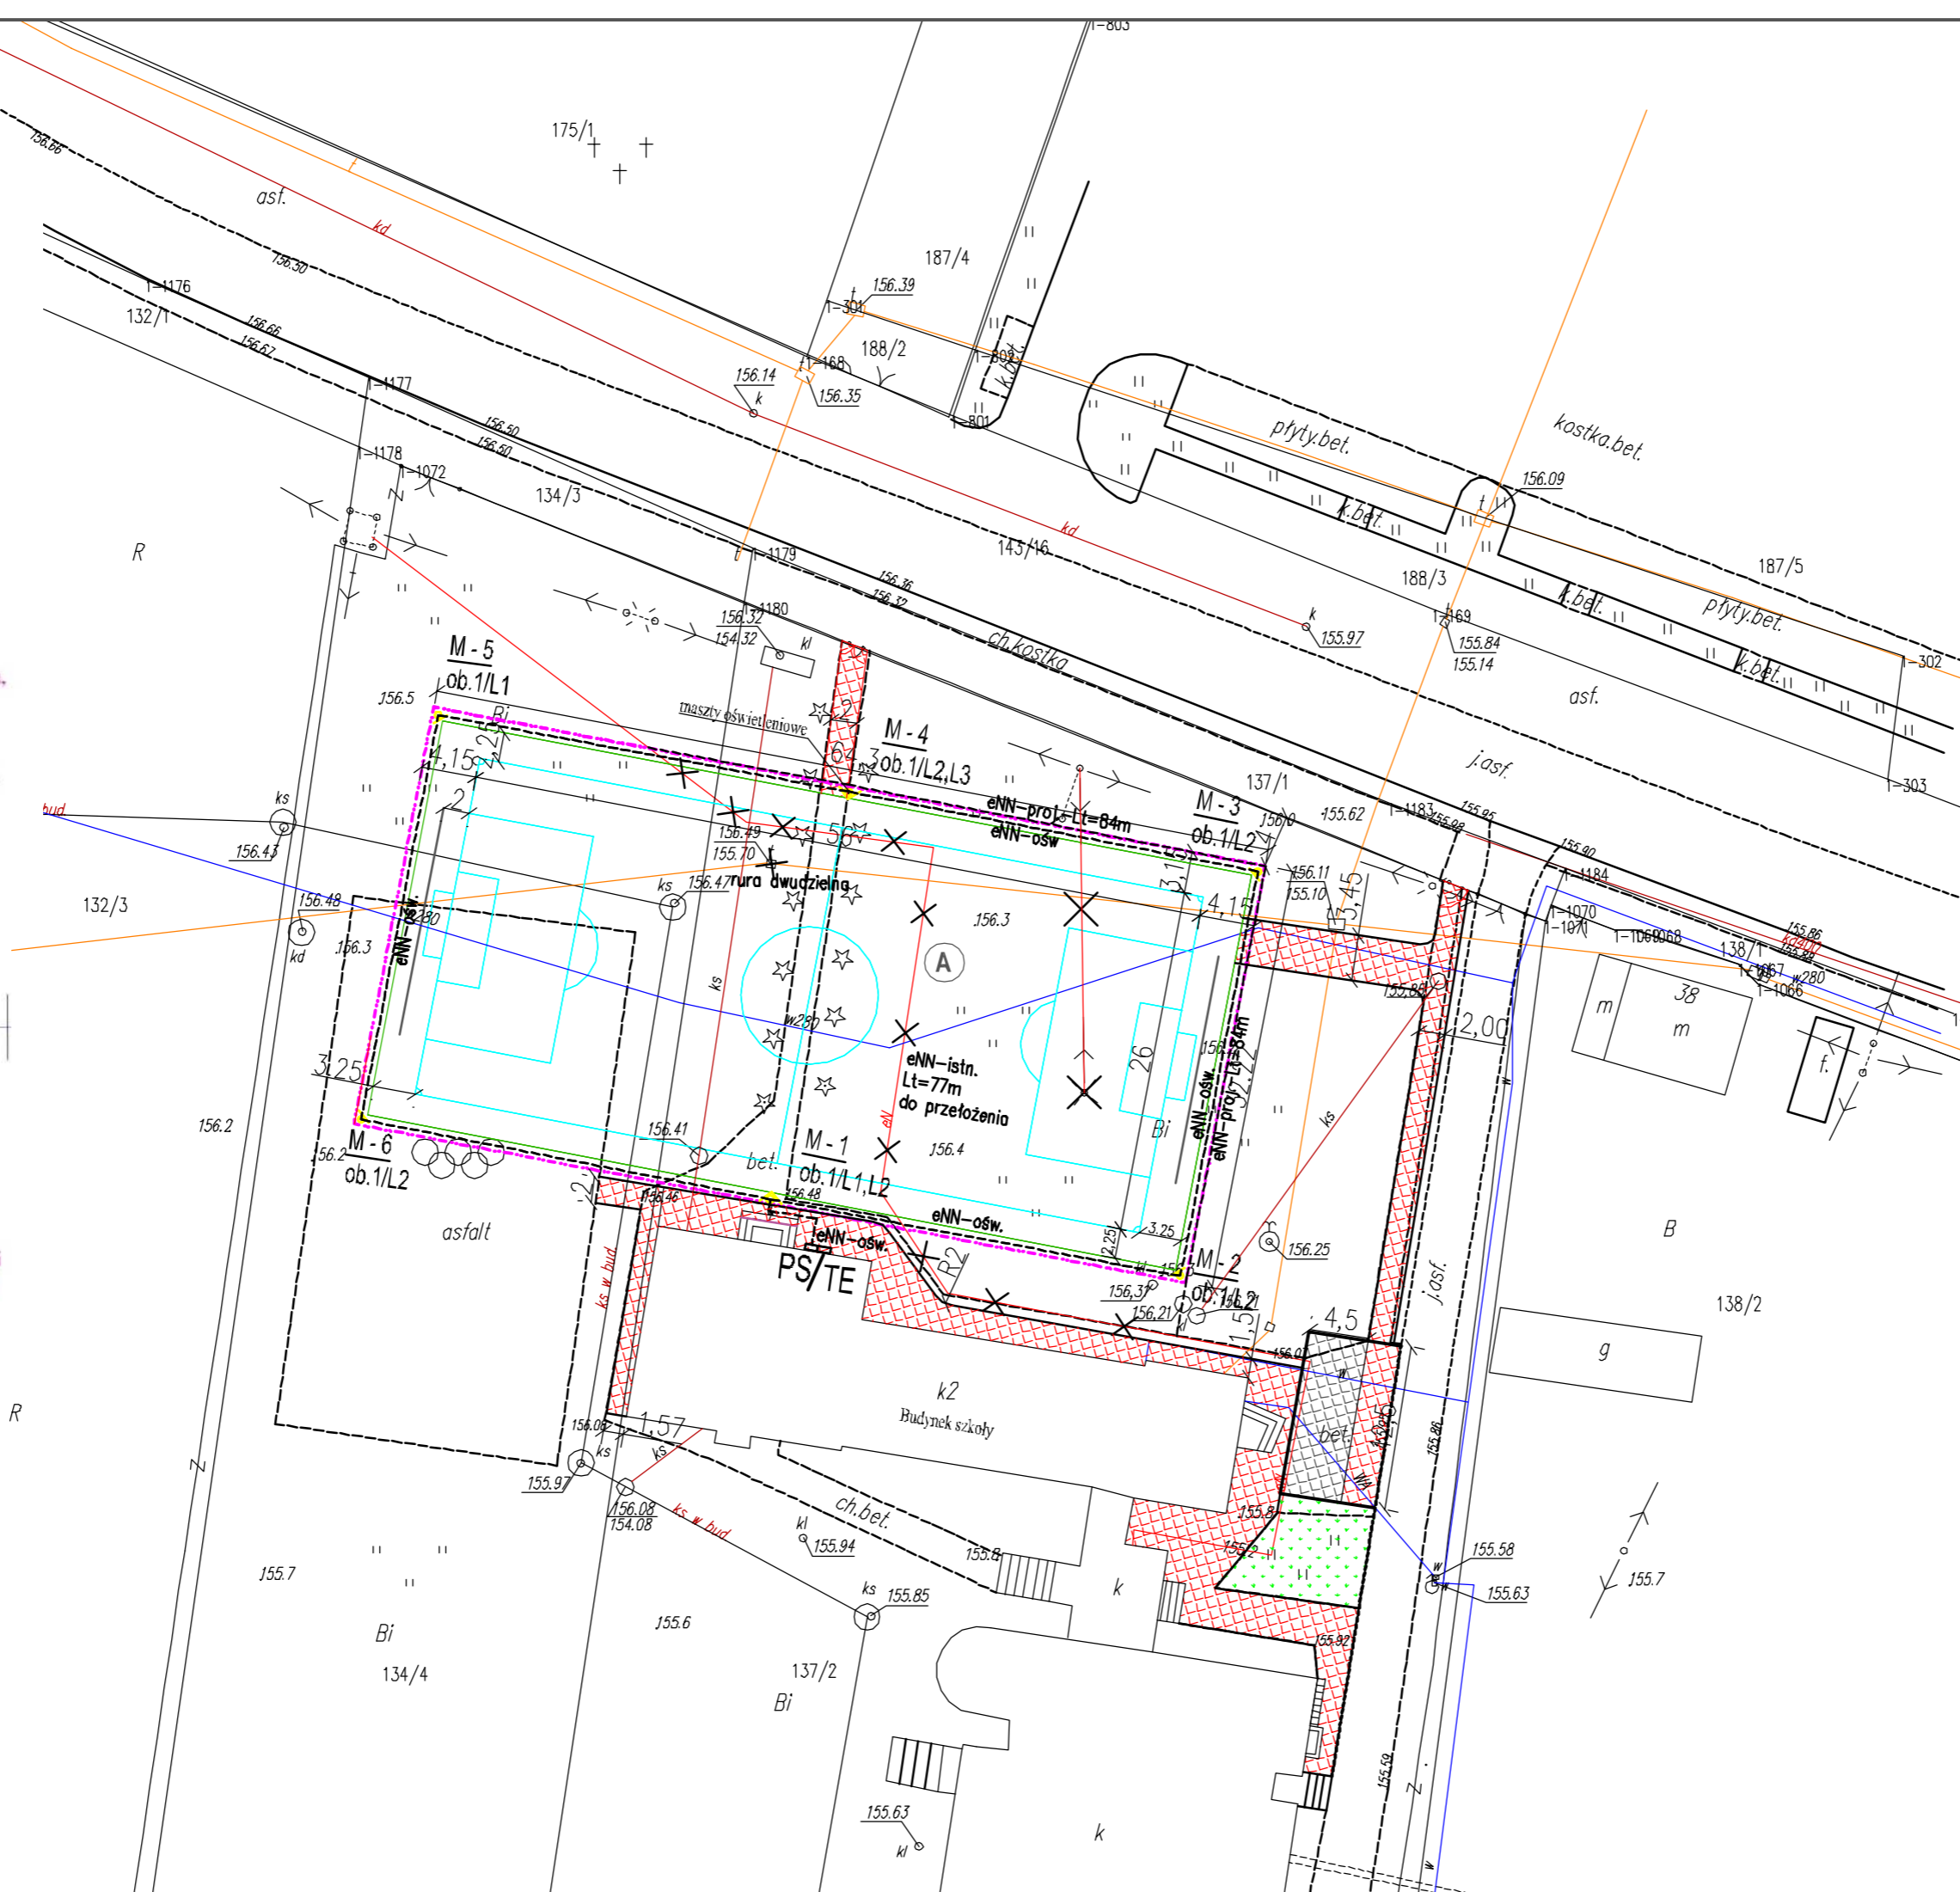

LEGENDA:

- A boisko do piłki nożnej
- ogrodzenie
- kostka betonowa
- teren zielony
- obrzeże 6x20x100
- granica boiska sportowego
- krawężnik betonowy 15x30 cm
- krawężnik bet. wtopiony 12x25 cm
- barierka ochronna z pochwytem

PRZYŁĄCZE ENERGETYCZNE eNN

- OZNACZENIA:
- TL - TABLICA LICZNIKOWA
 - TE - TABLICA ELEKTRYCZNA
 - PS - PANEL STERUJĄCY OŚWIETLENIEM ZEWNĘTRZNYM
 - M-... MASZT OŚWIETLENIOWY
 - OB.... - NR OBWODU ZASILAJĄCEGO
 - L... - PRZEWÓD LINIOWY (FAZOWY) DO KTÓREGO NALEŻY PRZYŁĄCZYĆ OPRAWY OŚWIETLENIOWE NA MASZCIE
 - eNN - KABEL NN PRZYŁĄCZA I OBWODU OŚWIETLENIA BOISK

- UWAGA:
- 1/ Sieć wodociągowa kolidująca z projektowanym boiskiem zostanie przeniesiona poza obręb inwestycji zgodnie z pismem ZGK Stara Błotnica.
 - 2/ Kanał sanitarny kolidujący z projektowanym boiskiem zostanie przeniesiony poza obręb inwestycji zgodnie z pismem Gminy Stara Błotnica.

ZAMAWIAJĄCY:		WYKONAWCA:		
GINA STARA BŁOTNICA 26-806 Stara Błotnica		Firma Usługowa MS 26-400 Przysucha, ul. Słazica 32 tel/ fax: 048 675 25 45, mobil: 0 509 024 080 e - mail: smaterek@o2.pl		
AUTORZY	IMIĘ I NAZWISKO	BRANŻA	NR UPRAWNIEN	PODPIS
Projektant	mgr inż. Szymon Materak	drogi	MAZ/0021/PWOD 07	
Projektant	mgr inż. Zbigniew Siwek	elektryczna	GP-III-7342/52/93	
Opracował	Łukasz Grzegorezyk			
Temat: Budowa gminnego boiska sportowego ze sztuczną nawierzchnią przy Zespole Szkół Gminnych w Starej Błotnicy				
Nazwa rysunku: PROJEKT ZAGOSPODAROWANIA TERENU				
Branża:	Drogowa	Stadium:	Projekt budowlany	
Data:	03.2012	Skala:	1:500	Nr umowy: 9/2012
Nr rysunku:		2		