


RZUT PARTERU

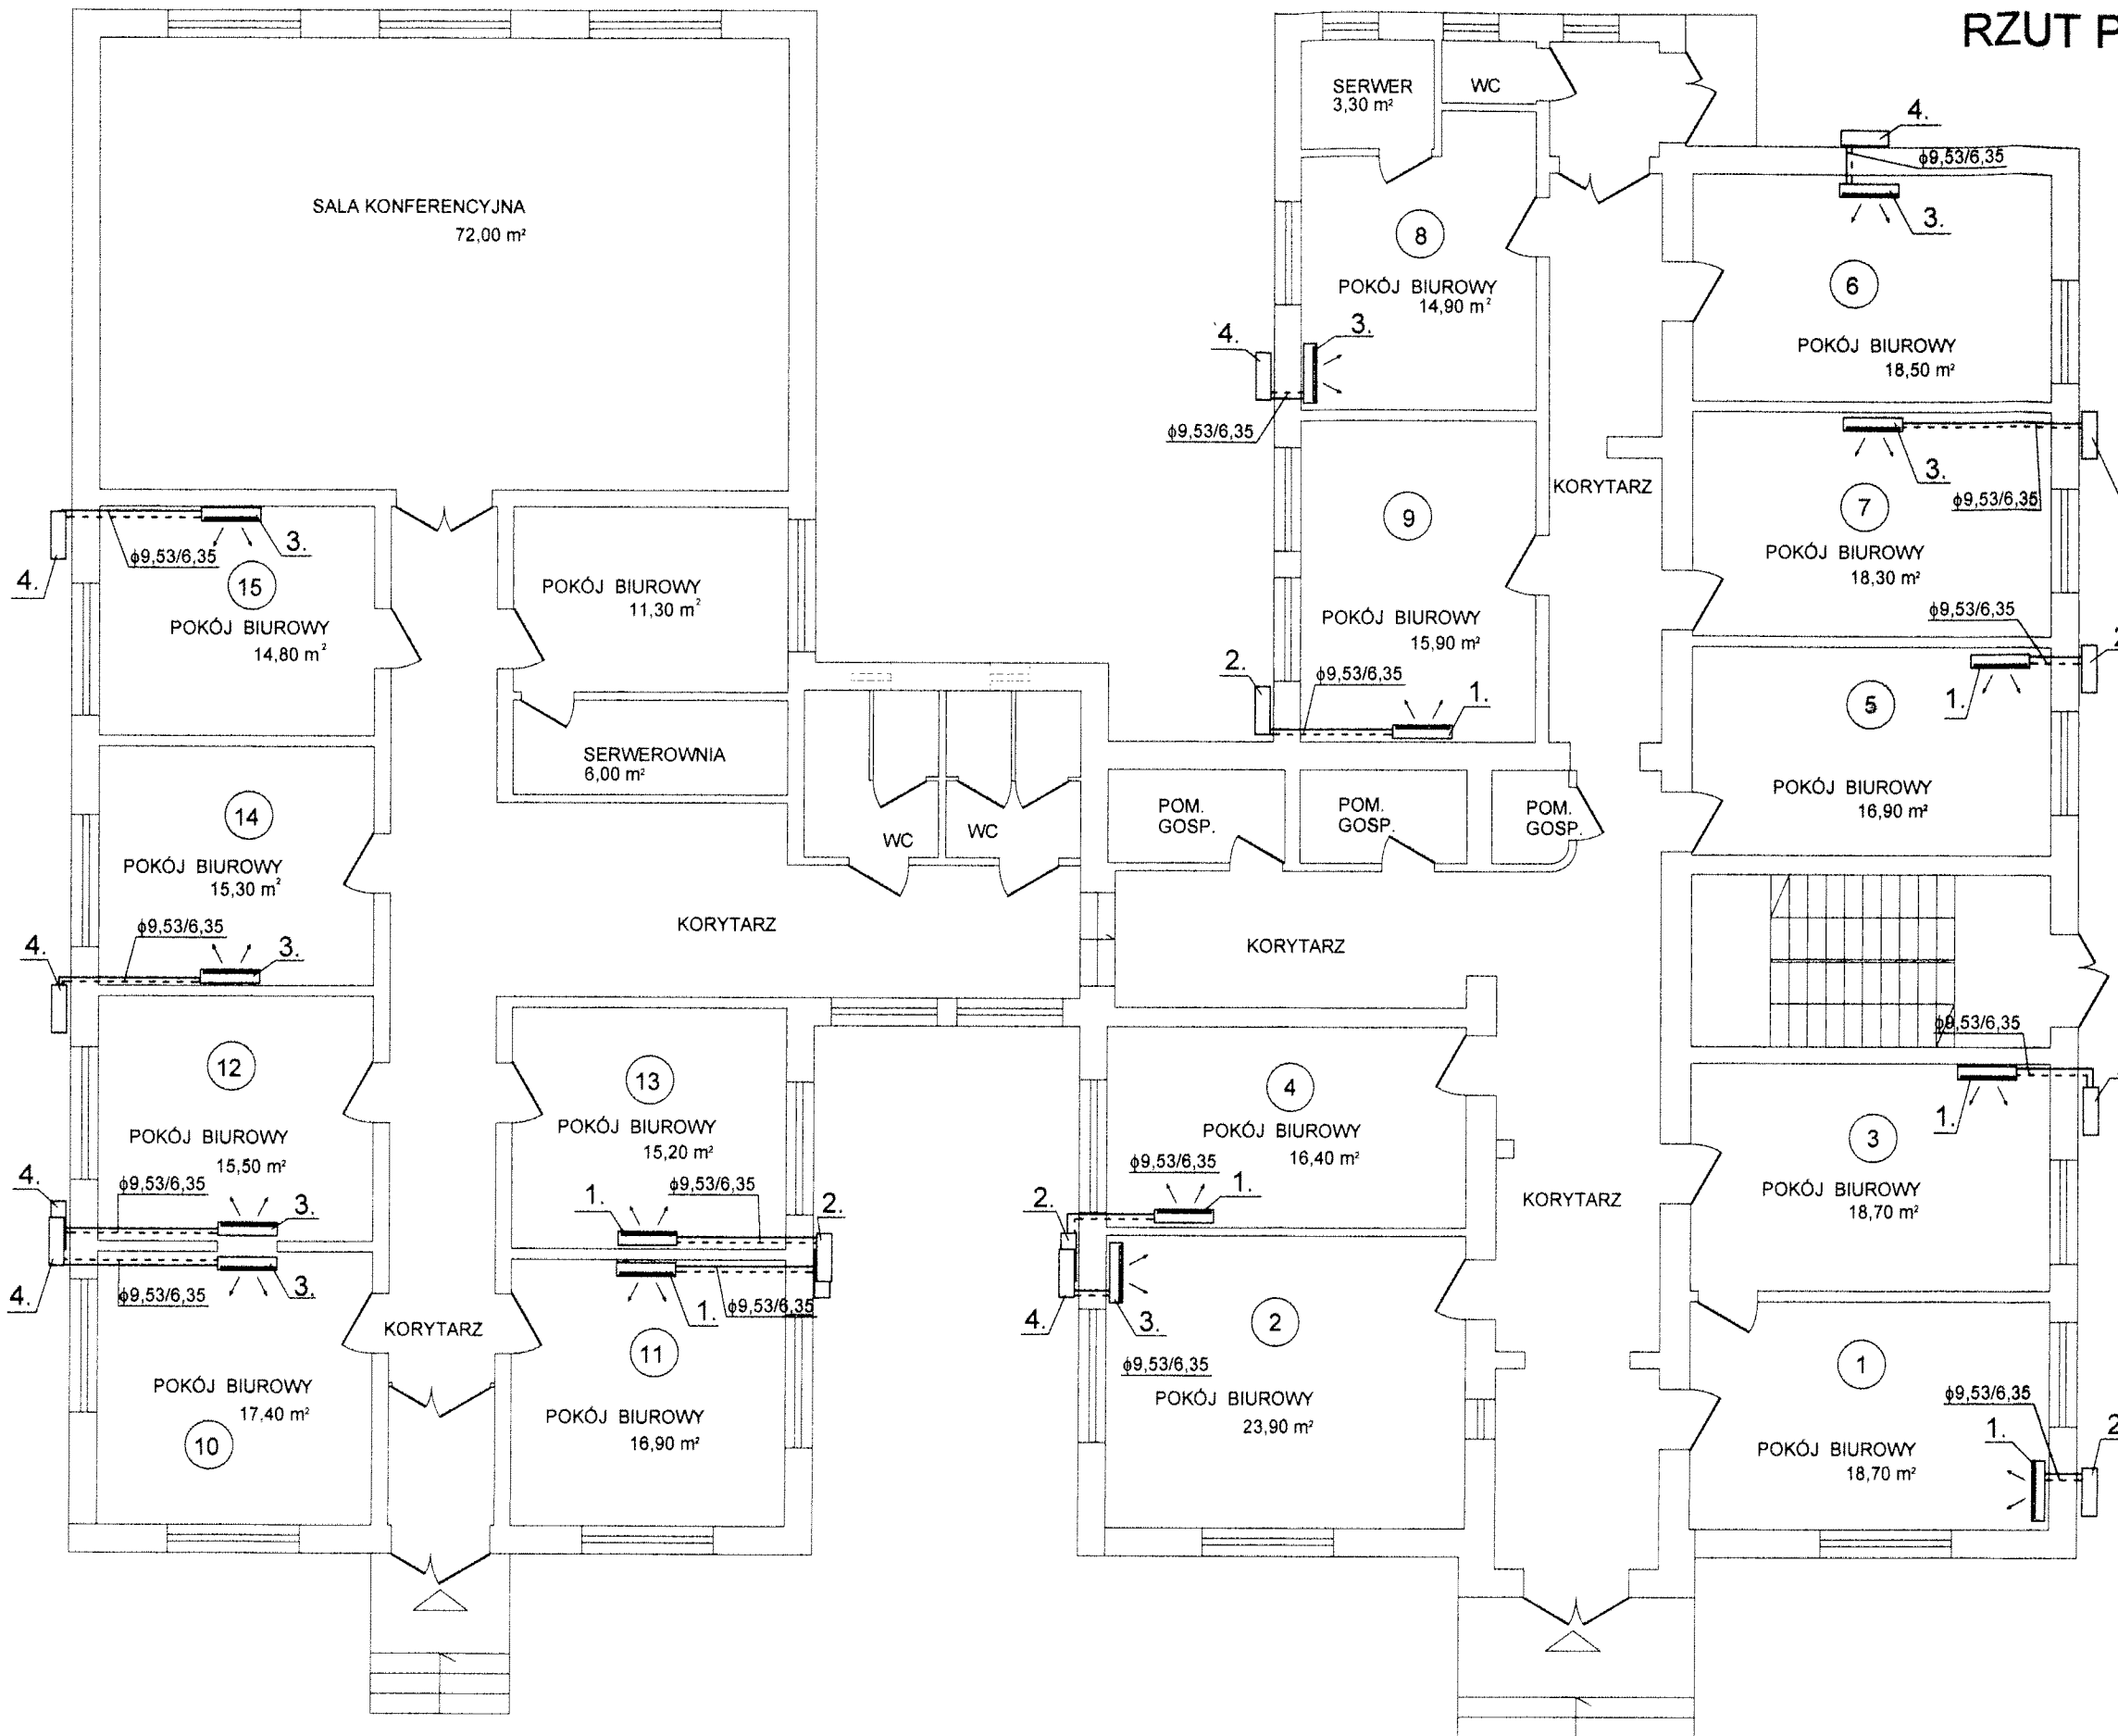

- OZNACZENIA:**
1. Klimatyzator ścienny typu split, jednostka wewnętrzna o mocy chłodniczej Q=2,5 kW, pobór mocy elektr. P=0,77 kW
 2. Jednostka zewnętrzna klimatyzatora Q=2,5 kW
 3. Klimatyzator ścienny typu split, jednostka wewnętrzna o mocy chłodniczej Q=3,2 kW, pobór mocy elektr. P=1,0 kW
 4. Jednostka zewnętrzna klimatyzatora Q=3,2 kW
- φ9.53/6.35 przewody czynnika chłodniczego miedziane izolowane
 φ9.53 przewód gazu
 φ6.35 przewód cieczowy

PROJEKT KLIMATYZACJI POMIESZCZEŃ URZĘDU GMINY W STAREJ BŁOTNICY, STARA BŁOTNICA 46 26-806 STARA BŁOTNICA		
NAZWA RYSUNKU	RZUT PARTERU	skala 1:100
INWESTOR	URZĄD GMINY W STAREJ BŁOTNICY STARA BŁOTNICA 46 26-806 STARA BŁOTNICA	data 03.2013r.
PROJEKTANT	mgr inż. Agata Głuch MAZ/0058/POOS/03	nr rys. 1