


RZUT PARTERU

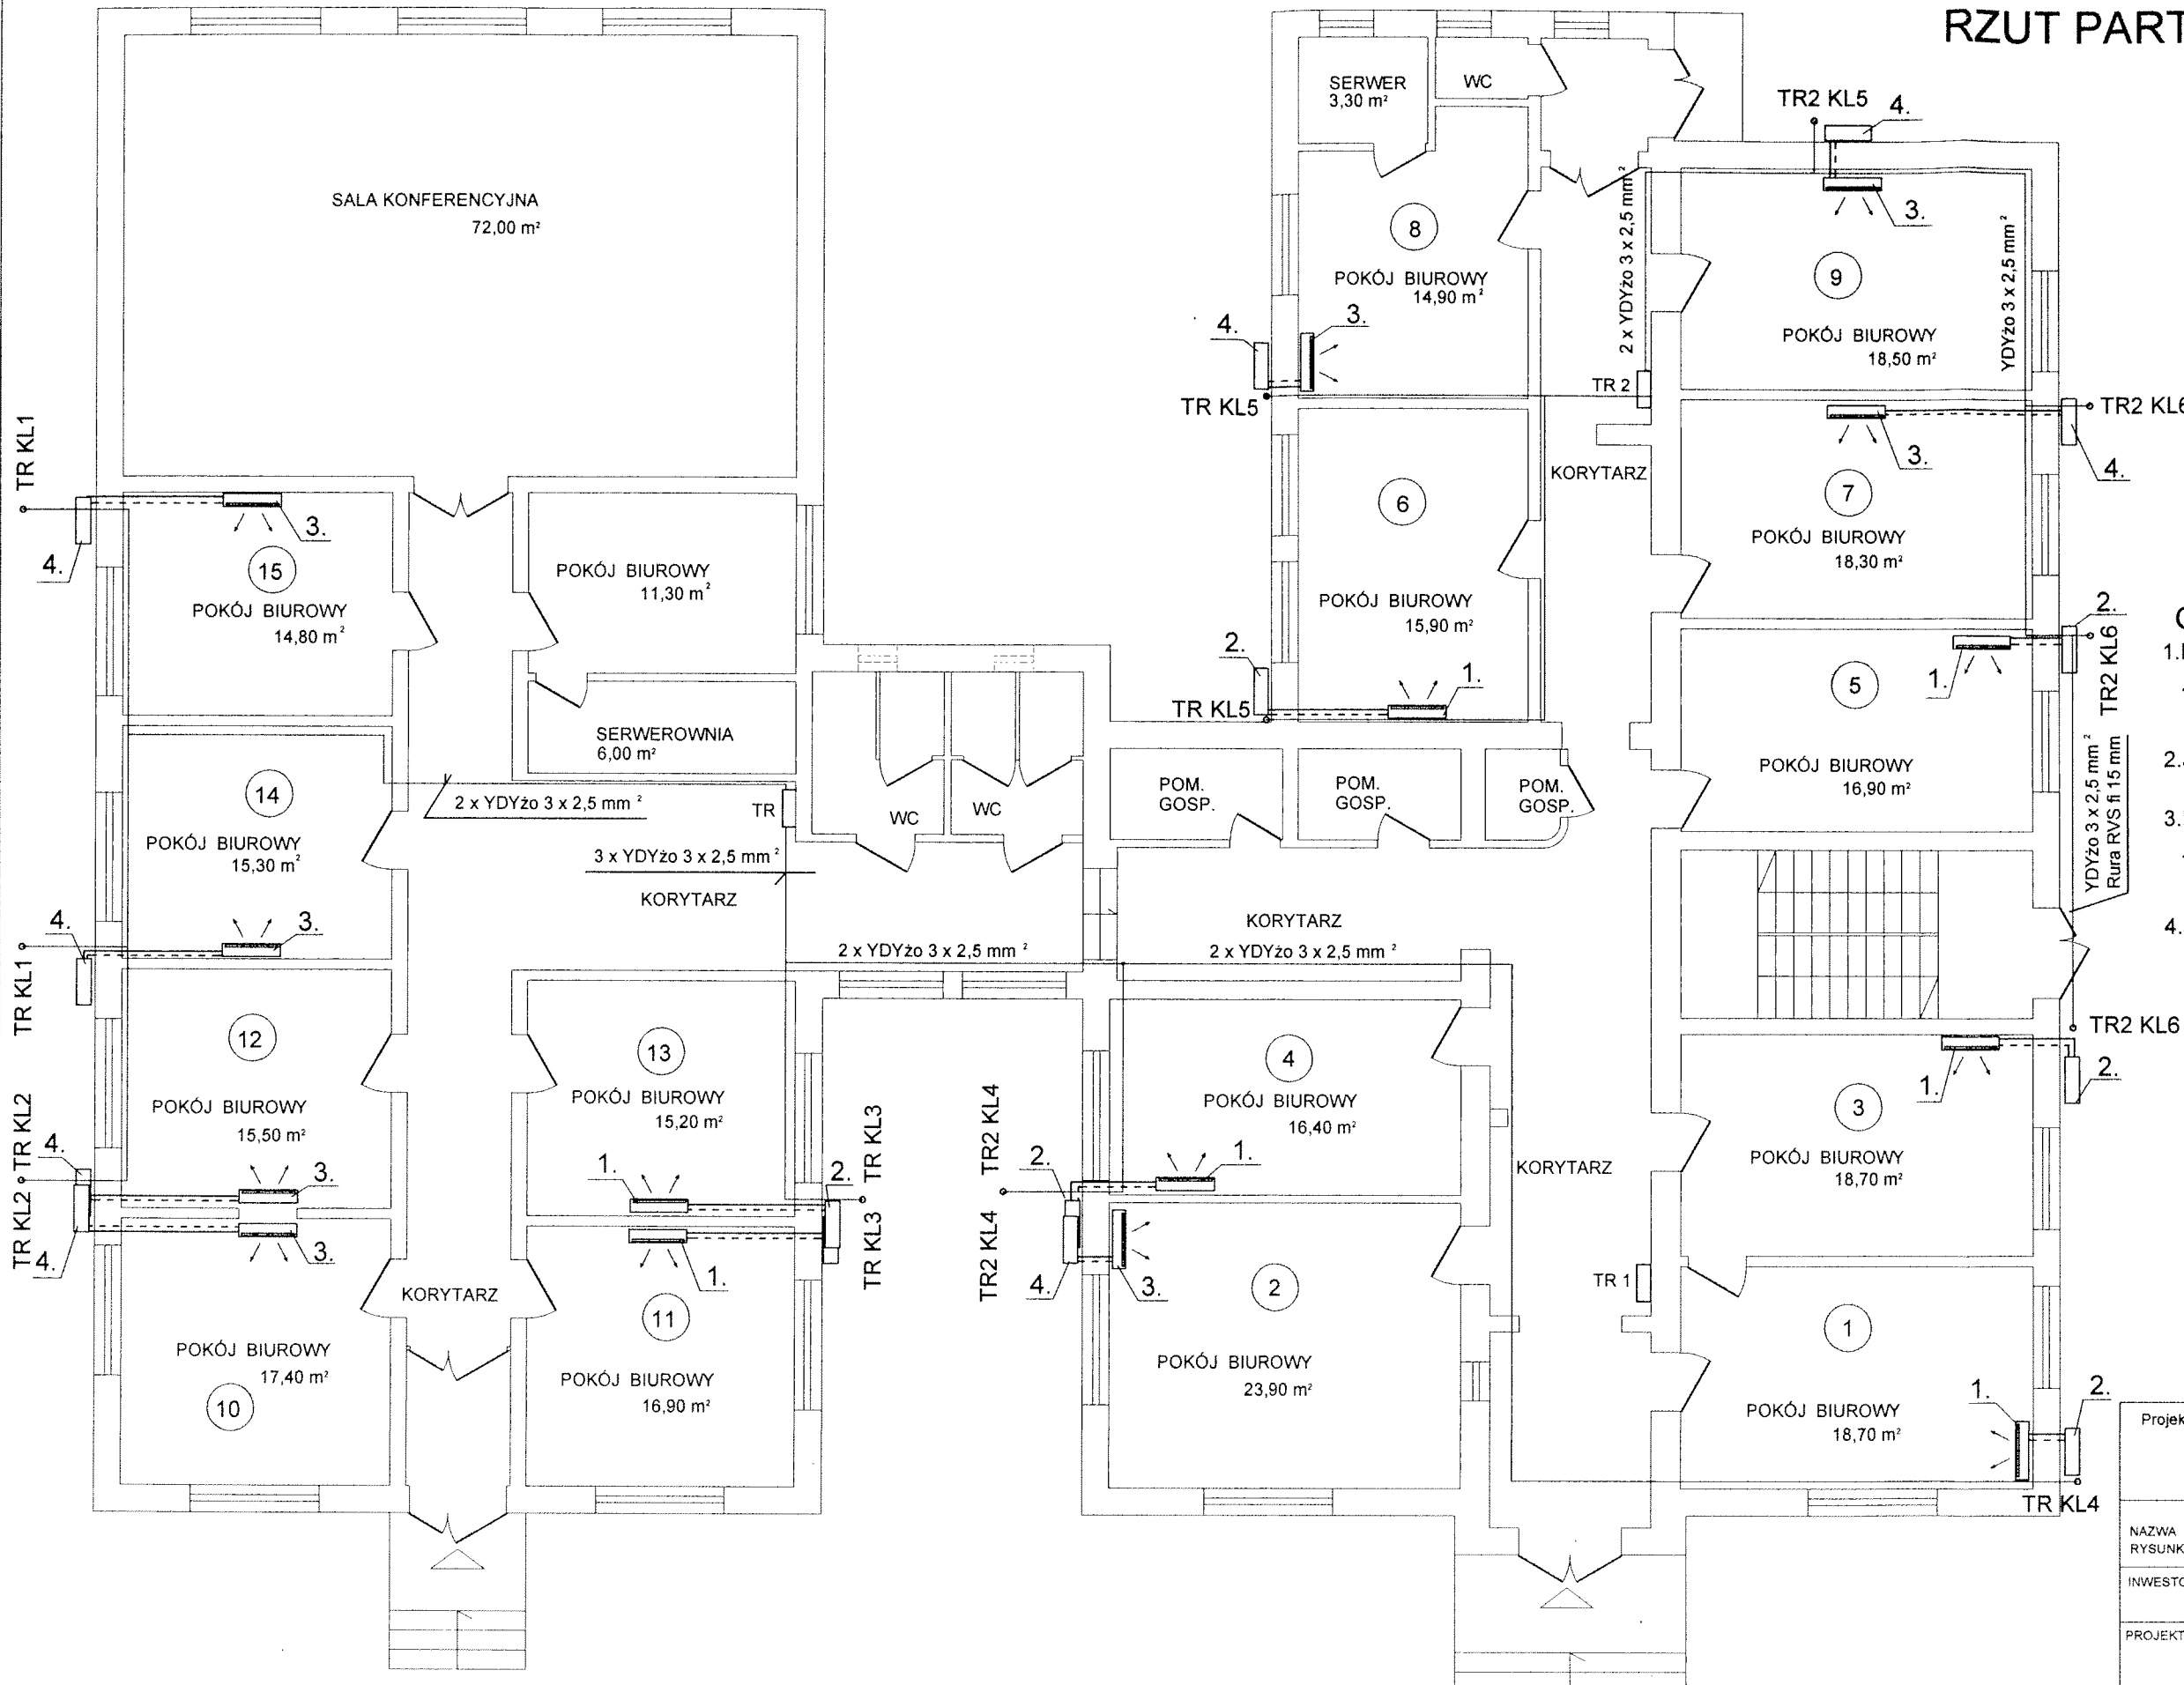

- OZNACZENIA:**
1. Klimatyzator ścienny typu split, jednostka wewnętrzna o mocy chłodniczej $Q=2,5$ kW, pobór mocy elektr. $P=0,77$ kW
 2. Jednostka zewnętrzna klimatyzatora $Q=2,5$ kW
 3. Klimatyzator ścienny typu split, jednostka wewnętrzna o mocy chłodniczej $Q=3,2$ kW, pobór mocy elektr. $P=1,0$ kW
 4. Jednostka zewnętrzna klimatyzatora $Q=3,2$ kW

PIOTR GRALEWSKI
 Inż. S.P. PROJEKT
 Upr. proj. 1305/001/2012/13/85
 5 13 ust. 1 pkt 2, d
 3 4 ust.

Projekt instalacji zasilania urządzeń klimatyzacyjnych w Urzędzie Gminy w Starej Błotnicy STARA BŁOTNICA 46 26-806 STARA BŁOTNICA		
NAZWA RYSUNKU	RZUT PARTERU	skala 1:100
INWESTOR	URZĄD GMINY W STAREJ BŁOTNICY STARA BŁOTNICA 46 26-806 STARA BŁOTNICA	data 03.2013r.
PROJEKTANT	mgr inż. Piotr Gralewski upr. nr RA 43/85	nr rys. 1